
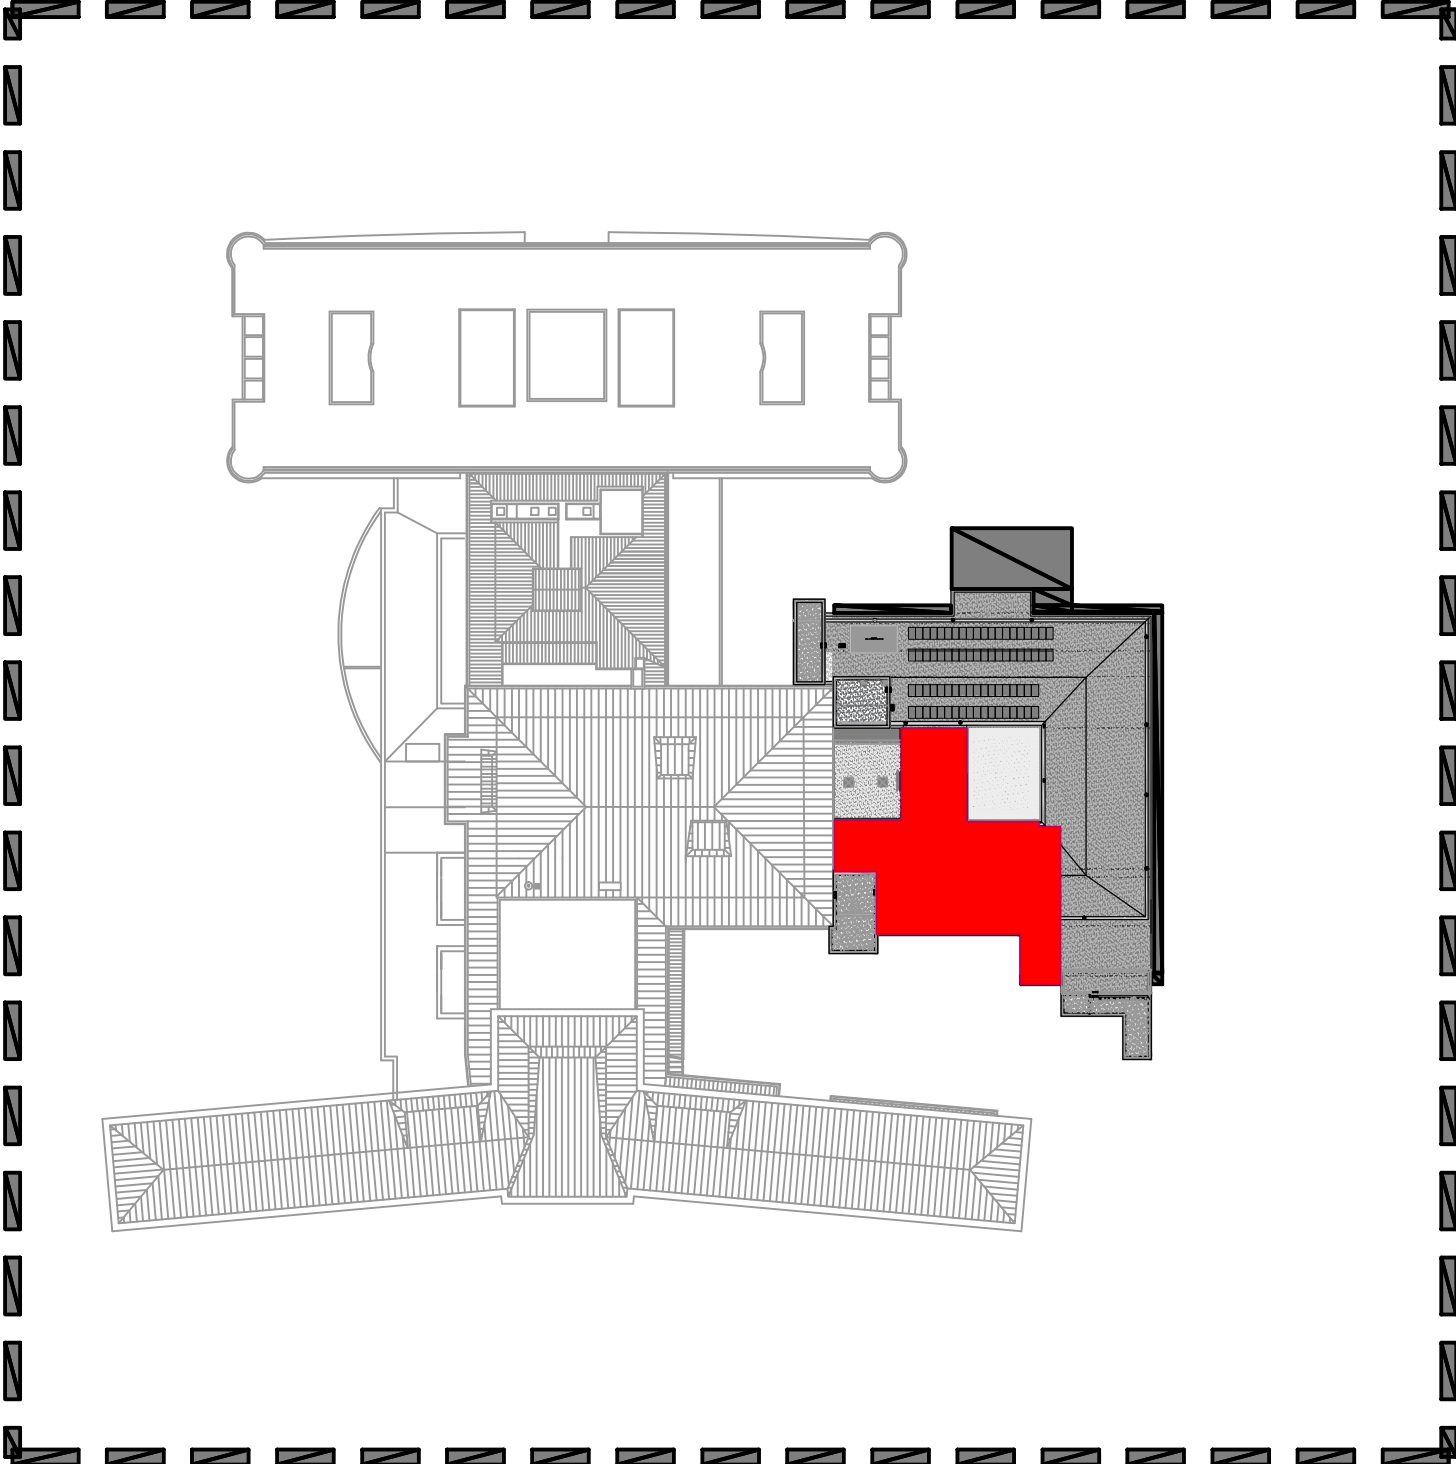


Pianta piano secondo
Scala 1:100

Keyplan

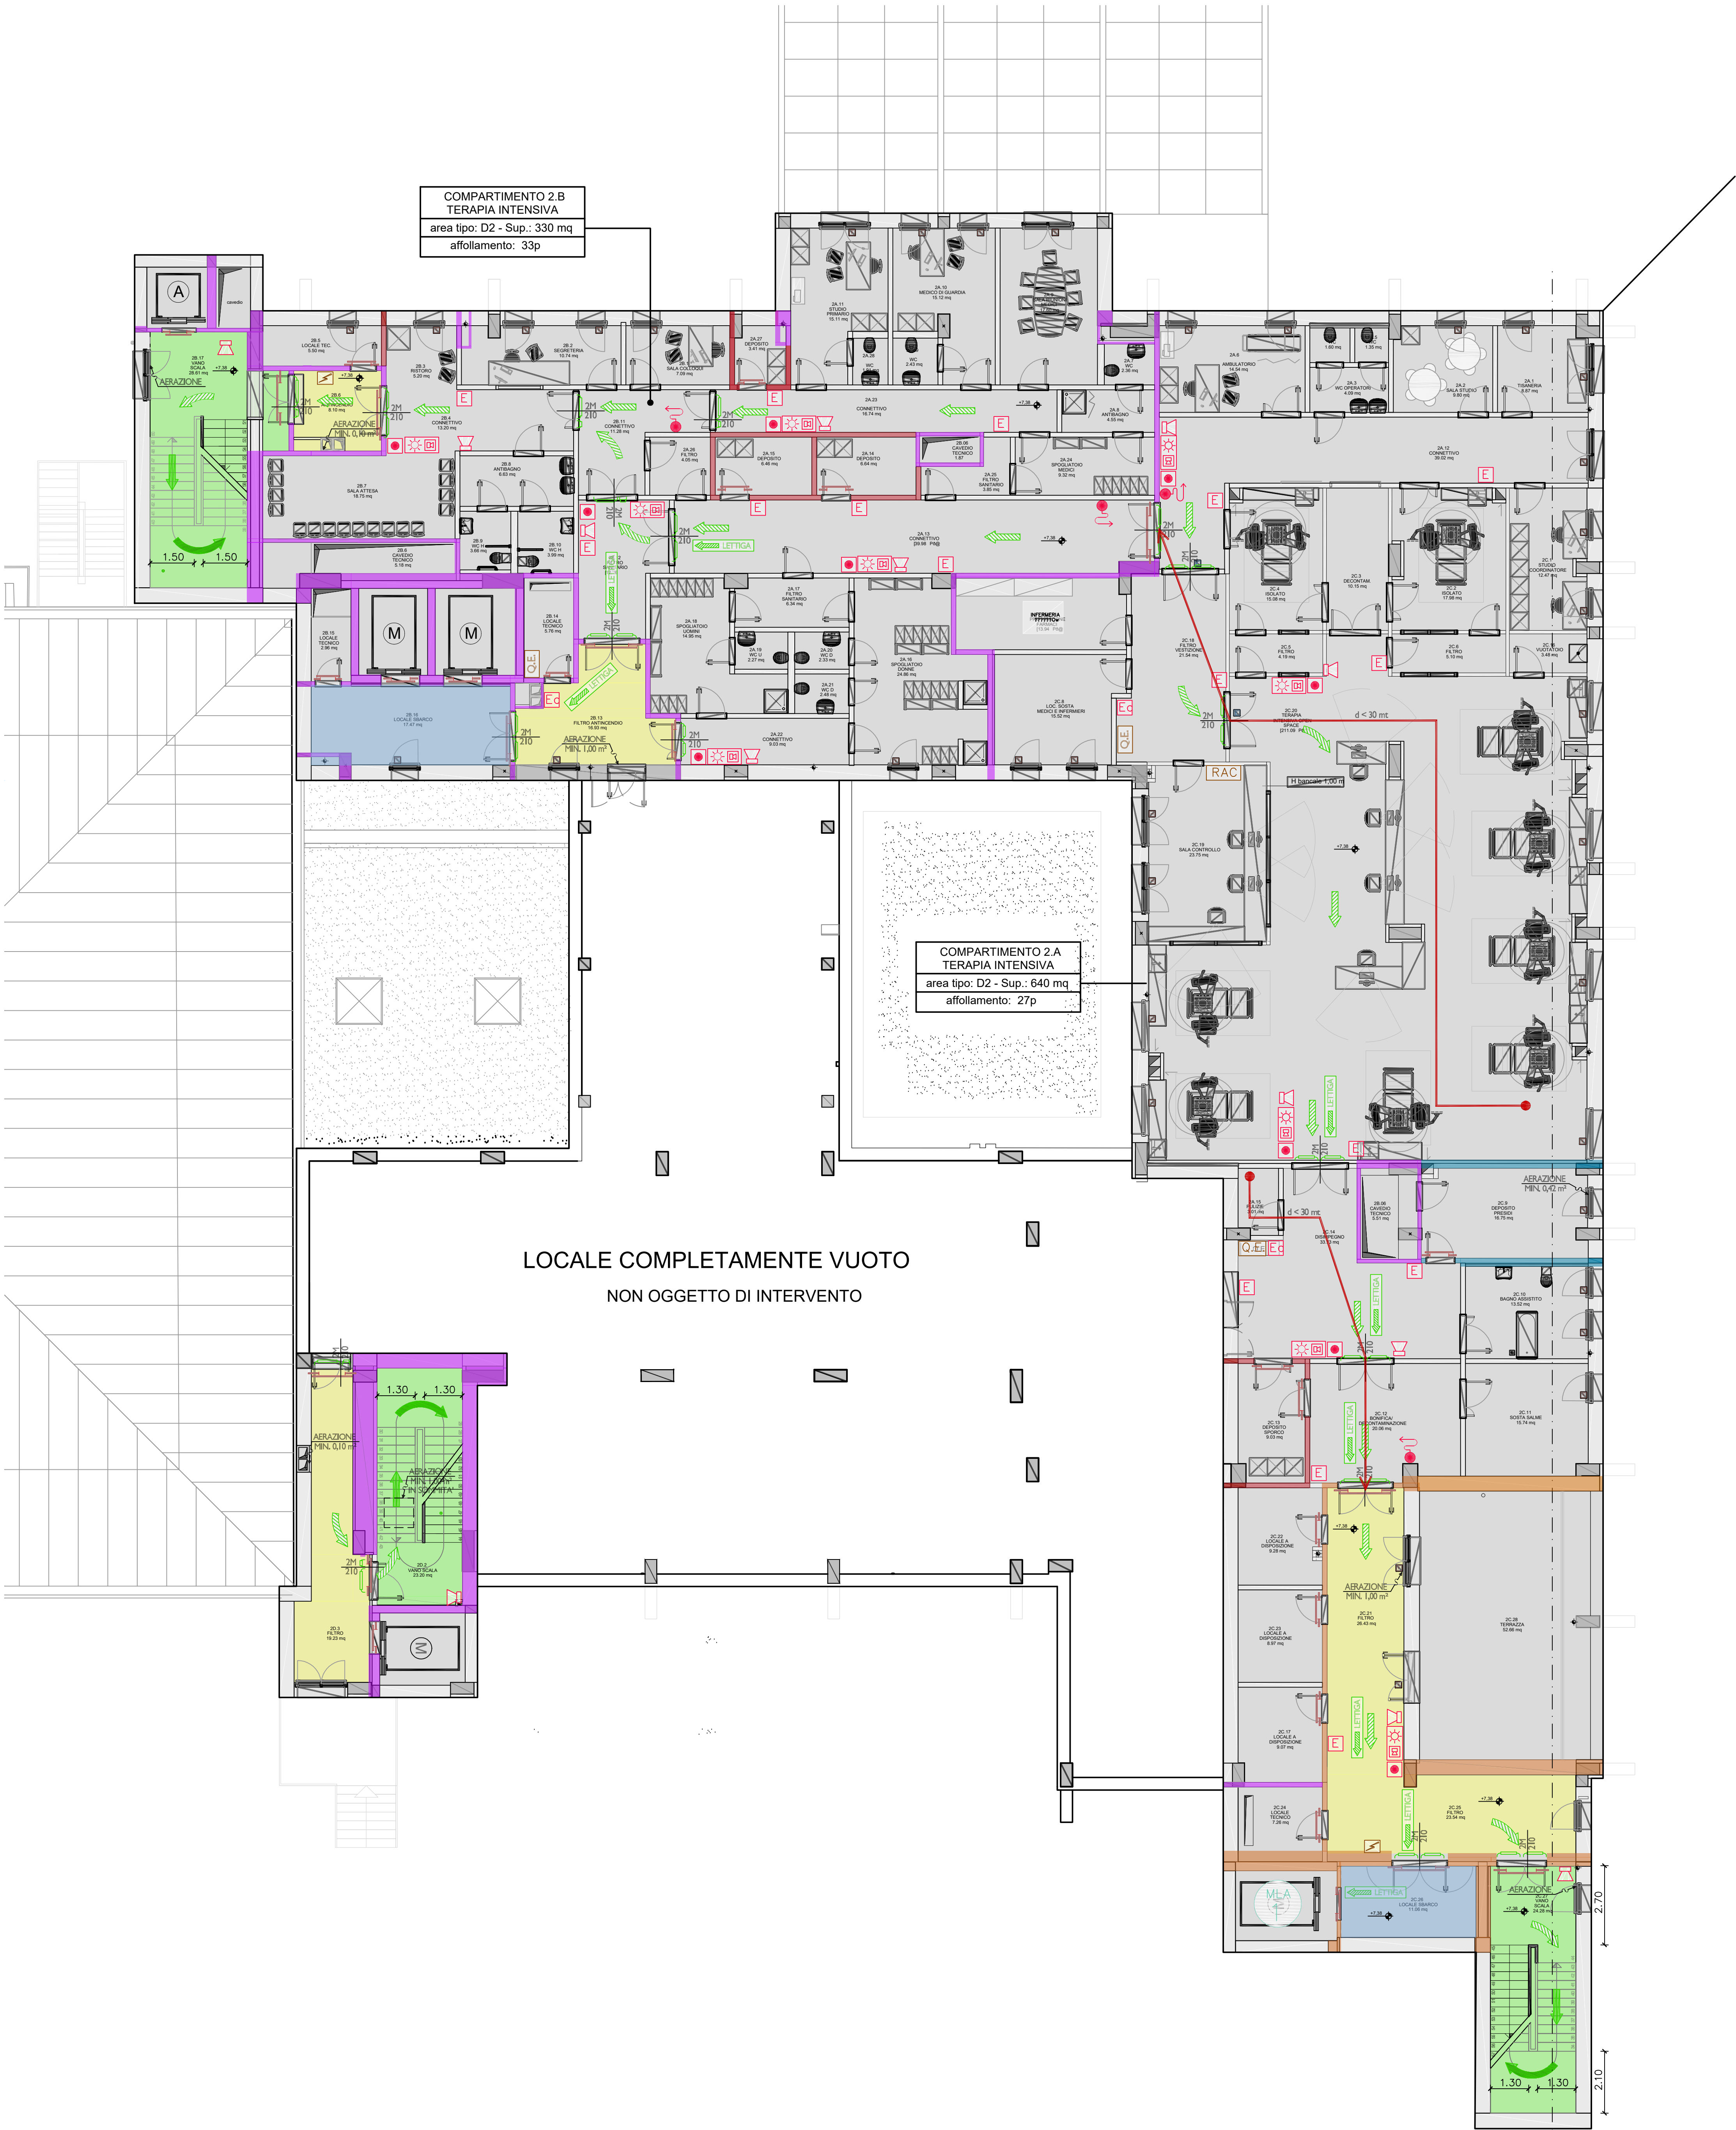

SIMBOLOGIA	
	Area non oggetto d'intervento
	Porzione già sottoposta a perere VVF REGISTRO U.0029799 del 02/11/2021
	Filtro a prova di fumo
	Percorso orizzontale protetto
	Vano scala protetto
	Area dedicata montalettighe antincendio
	Parete tagliafuoco REI 30
	Parete tagliafuoco REI 60
	Parete tagliafuoco REI 90
	Parete tagliafuoco REI 120
	Estintore portatile con agente estinguente di tipo a polvere
	Estintore portatile con agente estinguente di tipo ad anidride carbonica
	Idrante a muro con tubazione flessibile DN 45
	Pulsante di allarme manuale
	Avvisatore ottico-acustico
	Altoparlante
	Porta tagliafuoco
	Identificativo caratteristiche porta tagliafuoco: resistenza al fuoco e tenuta ai FUMI FREDDI (Sa)
	Apertura a spinta mediante azionamento dispositivo a barra orizzontale
	Via d'esodo orizzontale
	Via d'esodo verso il basso
	Verifica esodo progressivo d < 30 mt
	Quadro elettrico
	RAC Dati
	Sgancio di sezionamento elettrico / Imp. fotovoltaico

Servizio Sanitario Nazionale - Regione del Veneto
AZIENDA ULSS N° 3 SERENISSIMA
Via Don Federico Tosatto n° 147 30174 Venezia VE
tel. 041/9657111 - P.E.C.: protocollo.ulss3@pecveneto.it

Direzione Servizi Tecnici e Patrimoniali
Distretto Mirano Dolo

PROGETTO ESECUTIVO

Progettazione esecutiva di n° 6 sale operatorie al 3° piano Blocco Est
OD 03D Ospedale di Dolo (VE)
CUP J42C21000010002 - CIG B34E9CFC7C

VISTO: IL DIRETTORE GENERALE:
DOTT. EDGARDO CONTATO

VISTO: IL DIRETTORE SANITARIO:
DOTT. GIOVANNI CARRETTA

RESPONSABILE UNICO PROG:
ING. PETER FRANCIS CASAGRANDE

PROGETTAZIONE ESECUTIVA:

PRISMA ENGINEERING s.r.l.
via XI Febbraio, n° 2/a
35020 Vittoria di Sagonara (PD)
tel. +39 049 8798500
www.prismaengineering.it

PROGETTISTA:
Ing. Luciano Viero

COORDINATORE PER
LA SICUREZZA IN FASE
DI PROGETTAZIONE:
Ing. Luciano Viero

COLLABORATORI:

PROGETTAZIONE ARCH. E
OPERE EDILI:
Ing. Lucrezia Carraro

PROGETTAZIONE IMPIANTI
ELETTRICI E SPECIALI:
Ing. Daniela Scarpa

PROGETTAZIONE IMPIANTI
MECCANICI:
Ing. Andrea Toniolo

PROGETTAZIONE
PREVENZIONE INCENDI:
Ing. Paola Trevisani

DATA PRIMA REVISIONE:
29/11/2024

CODICE ELABORATO:
07324_E_VVF_EG_PI_P2_004_01

SCALA:
1:100

REV. 0

29/11/2024

PRIMA EMISSIONE

P.T.

L.V.

1

21/02/2025

AGGIORNAMENTO PER VALIDAZIONE

P.T.

L.V.

OGGETTO:

Pianta Piano Secondo Terapie intensive precedente approvazione 2021

