


A-03-FIN - Scarichi - Quadrante A  
1:50

LEGENDA SIMBOLI	
Simbolo	Descrizione
	Tubazione in polietilene per sistema di scarico acque nere, pendenza 0.5%, posizionata a pavimento salvo diversa indicazione
	Colonna per sistema di ventilazione scarichi in polietilene
Rt. = .....	Quota di posizionamento fondo tubazione in millimetri rispetto al piano

**NOTA BENE**

TUTTI I CANALI ARIA E TUTTE LE TUBAZIONI CHE PASSANO DELLE COMPARTIMENTAZIONI REI DOVRANNO ESSERE PROVISTE DI SISTEMI ATTI A GARANTIRE IL RIPRISTINO DELLA RESISTENZA AL FUOCO DELLE STRUTTURE ATTRAVERSAE.

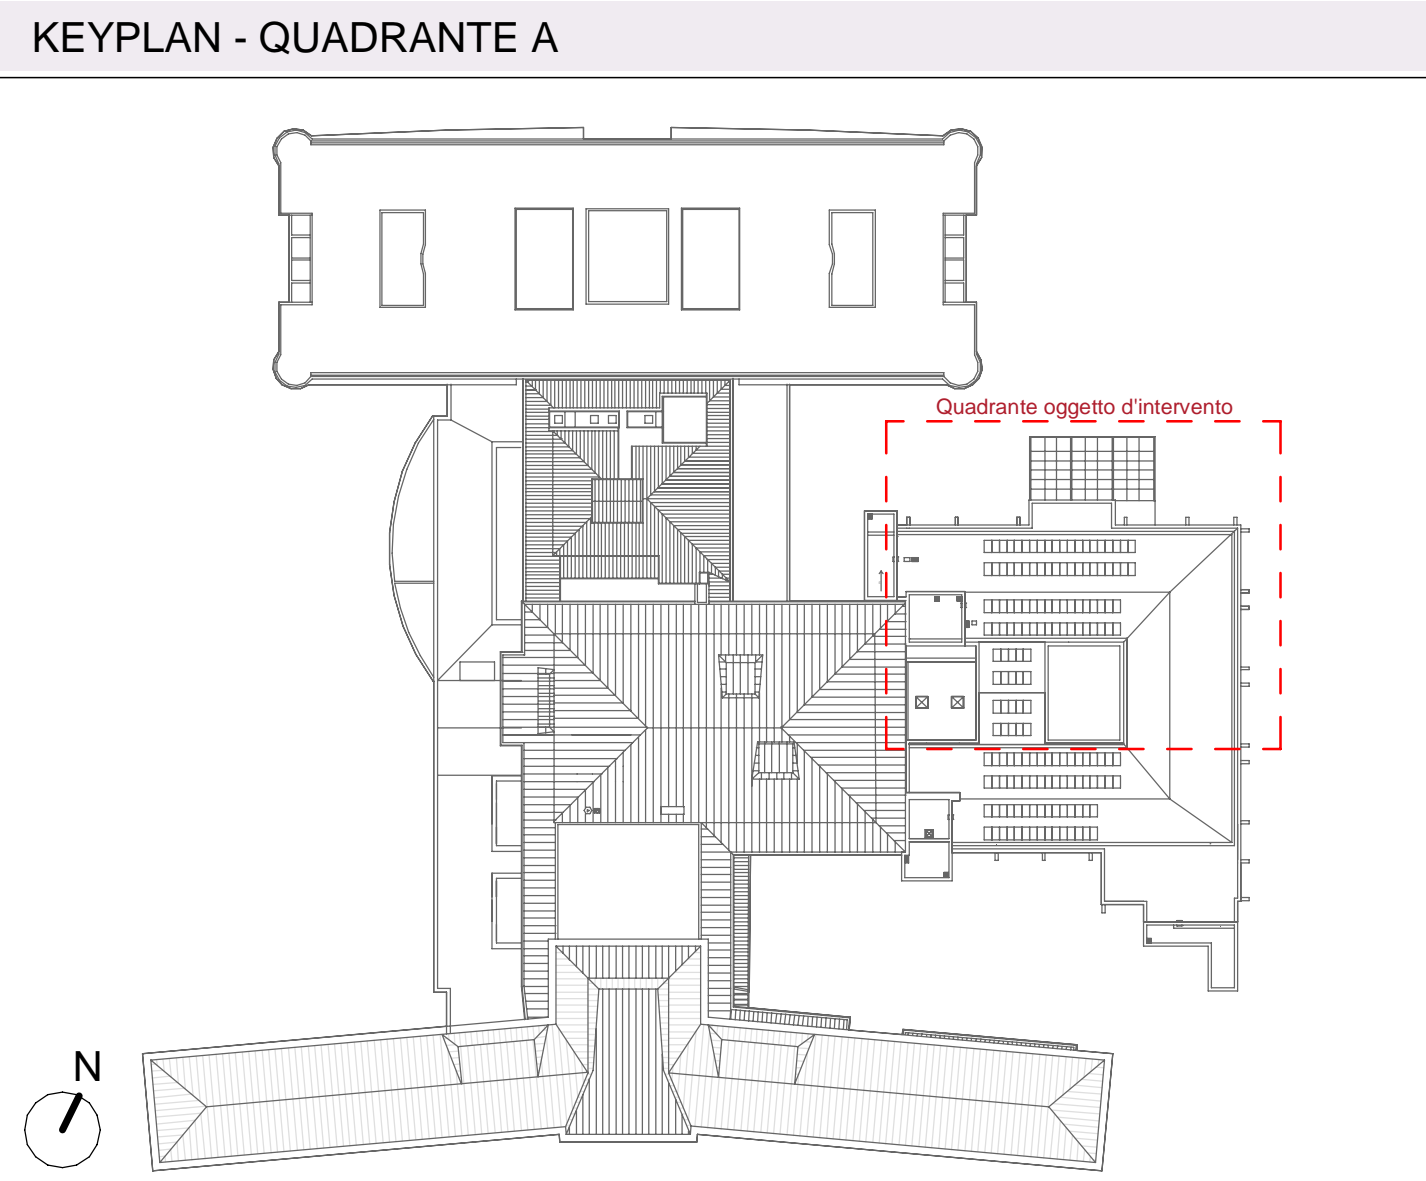

VALIDO SOLO PER IMPIANTI MECCANICI

REGIONE DEL VENETO

ULSS3  
SERENISSIMA

Servizio Sanitario Nazionale - Regione del Veneto

**AZIENDA ULSS N° 3 SERENISSIMA**

Via Don Federico Tosatto n° 147 30174 Venezia VE

tel. 041/9657111 - P.E.C. protocollo.ulss3@pecveneto.it

**Direzione Servizi Tecnici e Patrimoniali**  
Distretto Mirano Dolo

**PROGETTO ESECUTIVO**  
Progettazione esecutiva di n° 6 sale operatorie al 3° piano Blocco Est  
OD 03D Ospedale di Dolo (VE)  
CUP J42C2100010002 - CIG B34E9CF7C

**VISTO: IL DIRETTORE GENERALE:**  
DOTT. EDGARDO CONTATO

**VISTO: IL DIRETTORE SANITARIO:**  
DOTT. GIOVANNI CARRETTA

**RESPONSABILE UNICO PROG:**  
ING. PETER FRANCIS CASAGRANDE

**PROGETTAZIONE ESECUTIVA:**  
PRISMA ENGINEERING S.r.l.  
via M. Fedele, n° 37a  
36020 Villorbo di Soana (PD)  
tel. +39 049 936600  
www.prismaengineering.it

**PROGETTISTA:**  
Ing. Luciano Viero

**COORDINATORE PER LA SICUREZZA IN FASE DI PROGETTAZIONE:**  
Ing. Luciano Viero

**COLLABORATORI:**  
PROGETTAZIONE ARCH. E OPERE EDILI:  
Ing. Lucrezia Carraro

PROGETTAZIONE IMPIANTI ELETTRICI E SPECIALI:  
Ing. Daniela Scarpa

PROGETTAZIONE IMPIANTI MECCANICI:  
Ing. Andrea Tonello

PROGETTAZIONE IMPIANTI PREVENZIONE INCENDI:  
Ing. Paola Trevisani

**DATA PRIMA REVISIONE:**  
29/11/2024

**CODICE ELABORATO:**  
07324-E-MEC-EG-MS-P3-001-01

**SCALA:**  
1:200 / 1:50

**REV.**  
01

**OGGETTO:**  
Impianti Scarichi - Pianta Piano Terzo - Quadrante A

REV.	DATA:	NOTE DI REVISIONE:	RED.	CON.	APP.
00	29/11/2024	PRIMA EMISSIONE	E.M.	N.S.	L.V.
01	21/02/2025	AGGIORNAMENTO	E.M.	N.S.	L.V.