
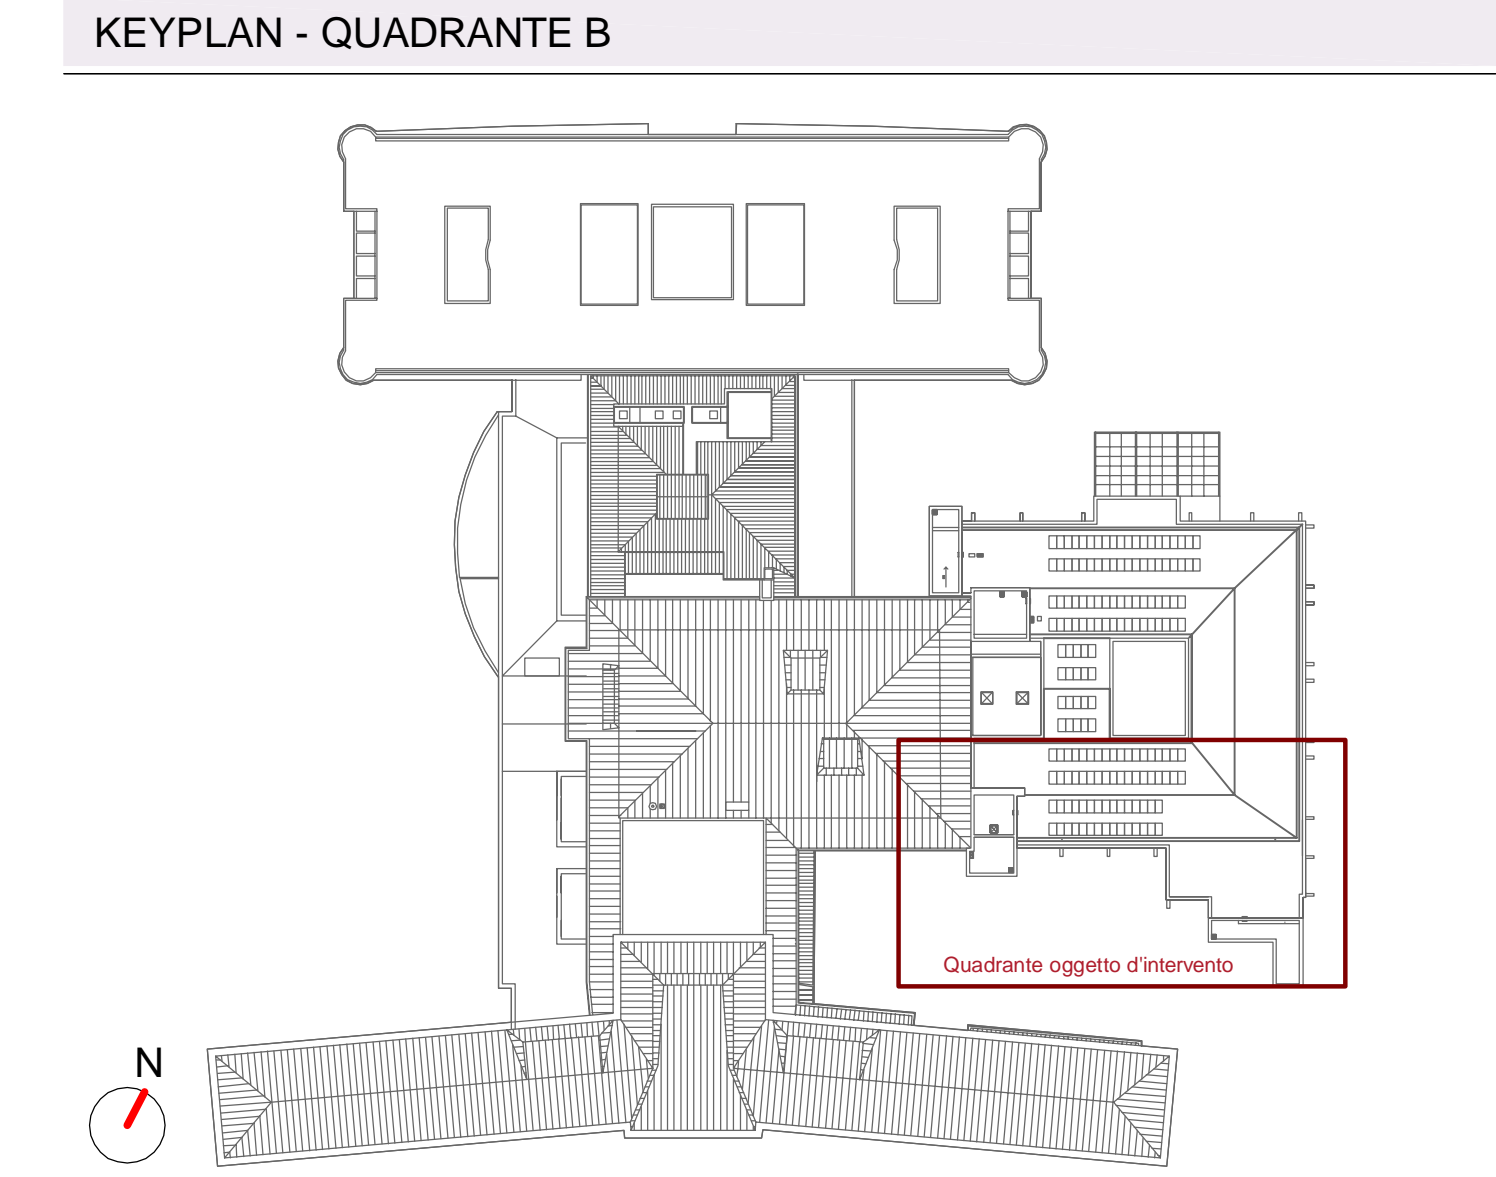


Pianta Piano Terzo - Sud - Impianto Anticendio  
Scala 1:50

LEGENDA SIMBOLI	
Simbolo	Descrizione
	TUBAZIONE ADDIZIONE IMPIANTO IDRANTI ANTINCENDIO, IN ACCIAIO ZINCATO POSTA IN CONTROSOFFITTO/PARETE
	ESTINTORE PORTATILE A POLVERE DA 6 kg - 34A-23BC, INCASSATO DENTRO MURO
	ESTINTORE A CO2 DA 5 kg
	IDRANTE UNI45 CONFORME A NORMA UNI EN671-2 - NUOVA INSTALLAZIONE
	VERIFICA FILO TESO LUNGHEZZA MASSIMA 30 m
	RIPRISTINO ATTRAVERSIAMENTO DELLA COMPARTIMENTAZIONE REI
	QUOTA DI POSIZIONAMENTO FONDO TUBAZIONE IN MILLIMETRI RISPETTO AL PIANO

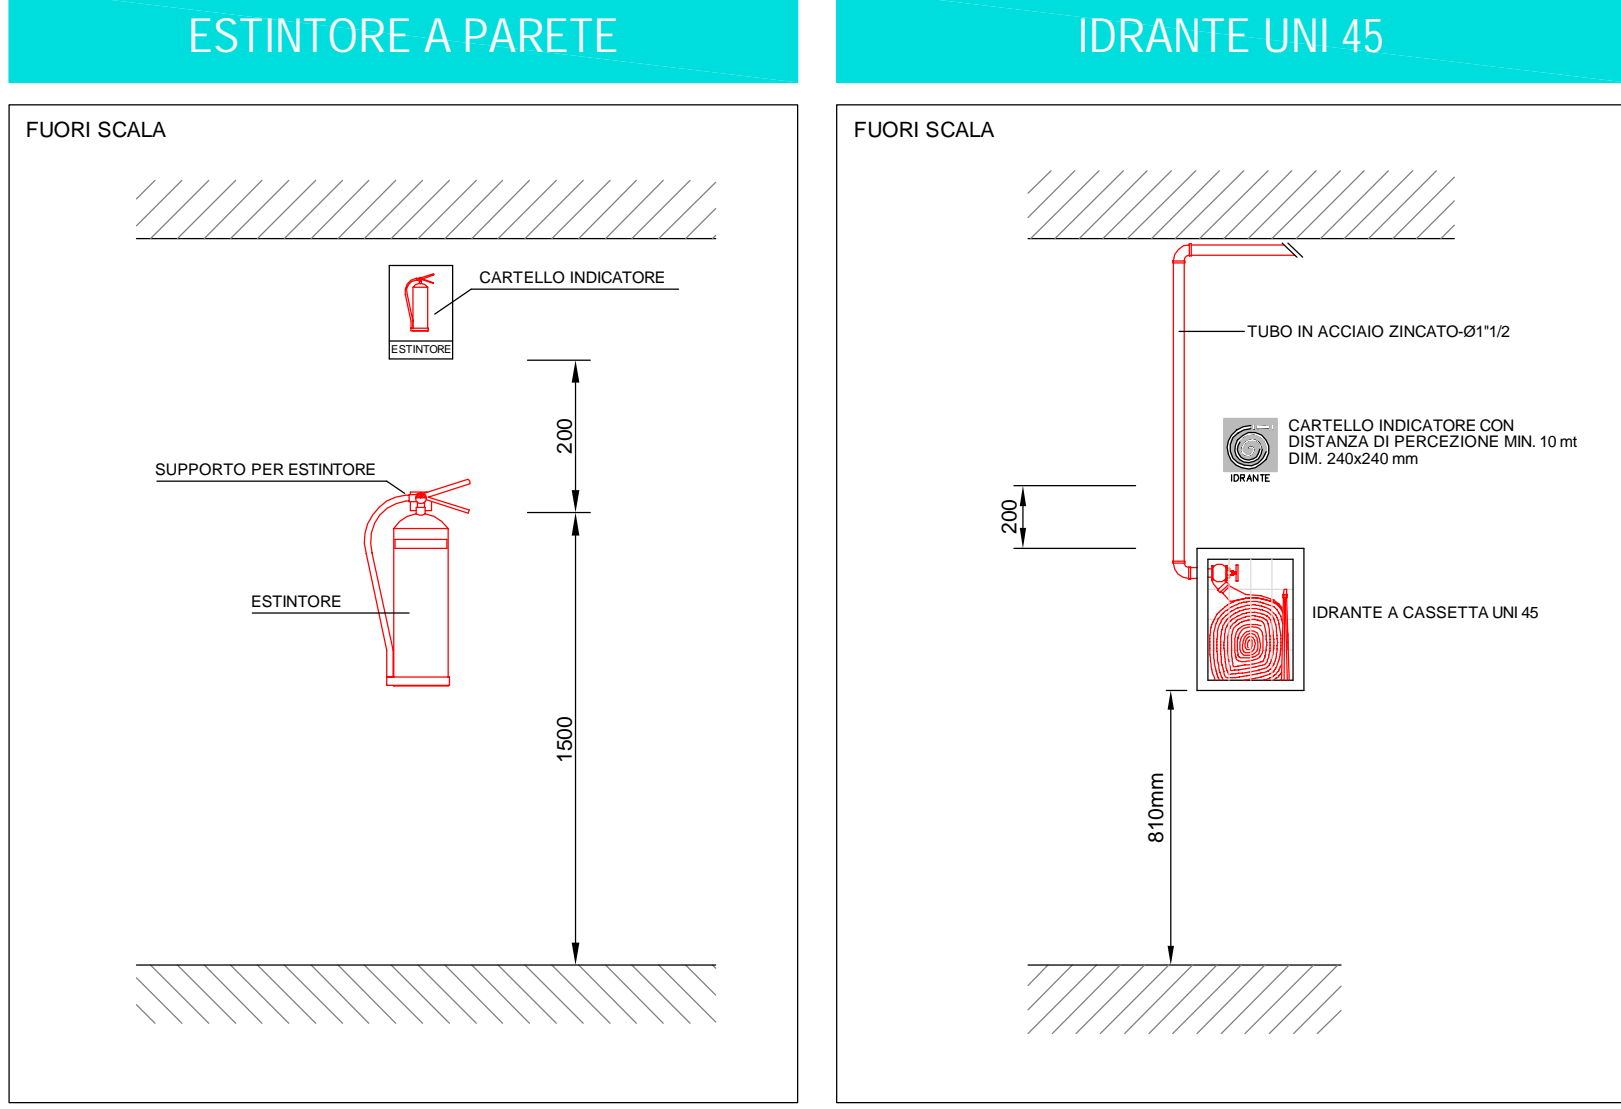

VALIDO SOLO PER IMPIANTI MECCANICI

REGIONE DEL VENETO

ULSS3  
SERENISSIMA

Servizio Sanitario Nazionale - Regione del Veneto  
**AZIENDA ULSS N° 3 SERENISSIMA**  
Via Don Federico Tosatto n° 147 30174 Venezia VE  
tel. 041/9657111 - P.E.C.: protocollo.ulss3@pecveneto.it

Direzione Servizi Tecnici e Patrimoniali  
Distretto Mirano Dolo

**PROGETTO ESECUTIVO**  
Progettazione esecutiva di n° 6 sale operatorie al 3° piano Blocco Est  
OD 03D Ospedale di Dolo (VE)  
CUP J42C21000010002 - CIG B34E9CF7C

VISTO: IL DIRETTORE GENERALE:  
DOTT. EDGARDO CONTATO

VISTO: IL DIRETTORE SANITARIO:  
DOTT. GIOVANNI CARRETTA

RESPONSABILE UNICO PROG:  
ING. PETER FRANCIS CASAGRANDE

PROGETTAZIONE ESECUTIVA:

PRISMA ENGINEERING s.r.l.  
via XI Febbraio, n° 12a  
35020 Vittoria di Sommarè (PD)  
tel. +39 049 878850  
www.primaengineering.it

PROGETTISTA:  
Ing. Luciano Viero

COORDINATORE PER LA SICUREZZA IN FASE DI PROGETTAZIONE:  
Ing. Luciano Viero

COLLABORATORI:

PROGETTAZIONE ARCH. E OPERE EDIL.  
Ing. Lucrezia Carraro

PROGETTAZIONE IMPIANTI ELETTRICI E SPECIALI:  
Ing. Daniela Scarpa

PROGETTAZIONE IMPIANTI MECCANICI:  
Ing. Andrea Tonello

PROGETTAZIONE PREVENZIONE INCENDI:  
Ing. Paola Trivanti

DATA PRIMA REVISIONE:  
29/11/2024

CODICE ELABORATO:  
07324\_E\_MEC\_EG\_MV\_P3\_002\_01

SCALA:  
1:50

REV. DATA:

NOTE DI REVISIONE:

REV. DATA:

NOTE DI REVISIONE:

OGGETTO:  
Impianto Anticendio: Pianta Piano Terzo Quadrante B

REV. DATA:

NOTE DI REVISIONE:

REV. DATA:

NOTE DI REVISIONE: