

LEGENDA DELLE DEMOLIZIONI

DEMOLIZIONI DEMOLIZIONI

LEGENDA DEI SIMBOLI GRAFICI

ZONA NON OGGETTO D'INTERVENTO ZONA OGGETTO D'INTERVENTO

M MONTALETTIGHE
MLA MONTALETTIGHE ANTINCENDIO
A ASCENSORE

LINEA DI SEZIONE


NOTE GENERALI

Tutte le misure delle quote sono in centimetri, tranne dove espressamente indicato.
Le quote riferite a porte e serramenti sono in centimetri.

PRESCRIZIONI

- Il presente disegno deve essere interpretato insieme agli elaborati grafici impiantistici correlati ed alle specifiche.
- Le misure devono essere verificate dalla ditta esecutrice in cantiere e, in ogni caso, qualsiasi variazione dovrà essere comunicata alla D.L.
- Verificare eventuali interferenze con impianti esistenti.
- Dovranno essere verificate tutte le predisposizioni/forometrie/tracce presenti nelle tavole impiantistiche (tracce per nuovi scarichi condensa, tracce per spostamento lavandini, etc.).

KEYPLAN

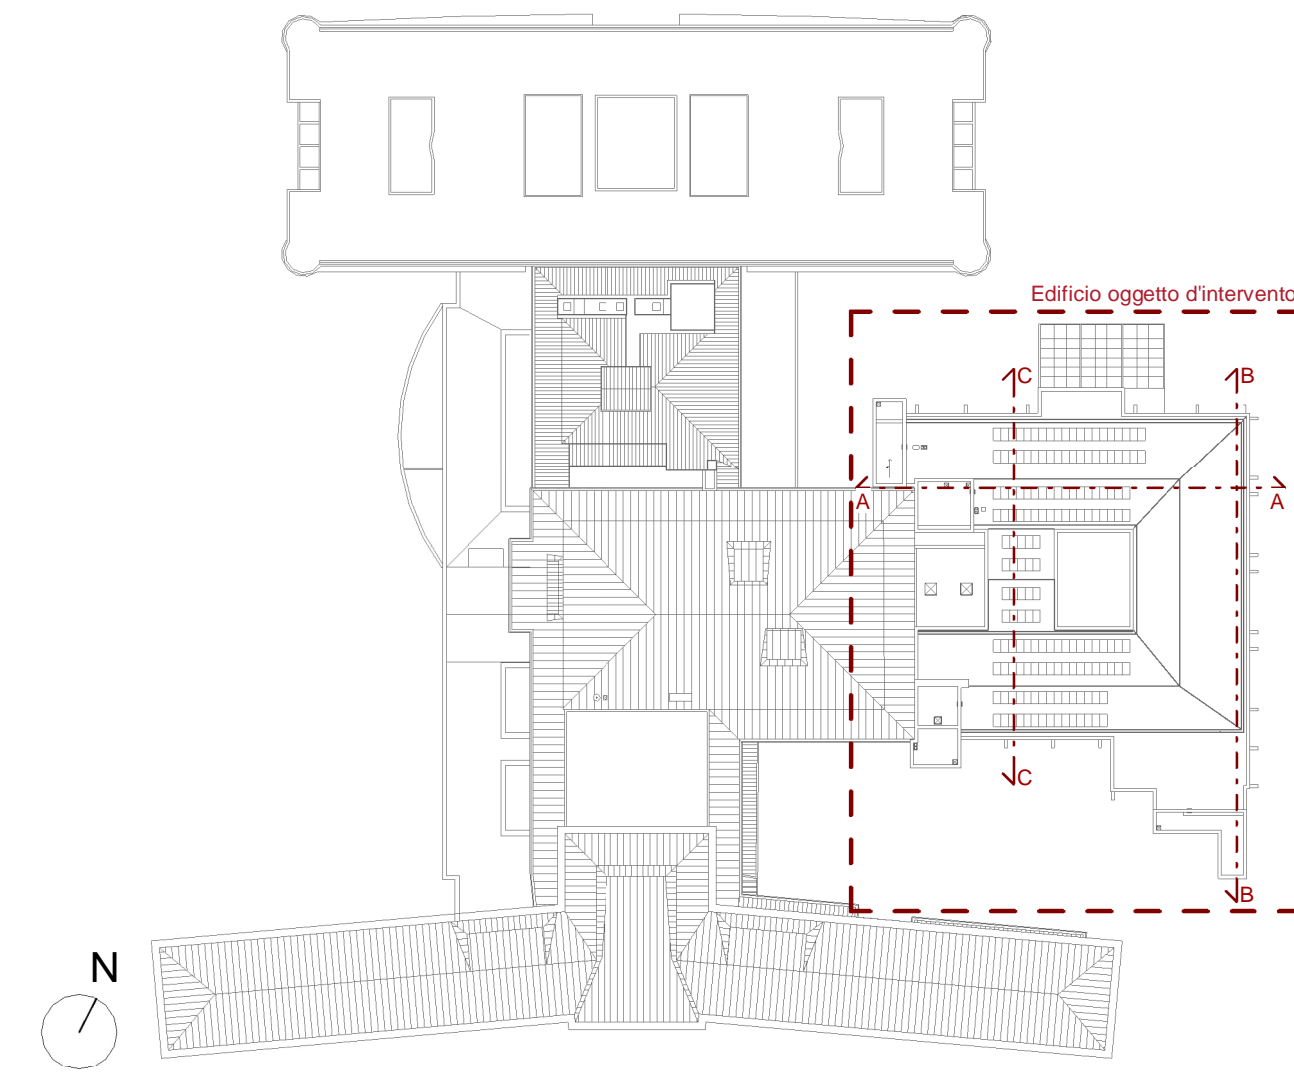

Demolizioni - Pianta piano terzo
scala: 1 : 100

REGIONE DEL VENETO

ULSS3
SERENISSIMA

Servizio Sanitario Nazionale - Regione del Veneto
AZIENDA ULSS N° 3 SERENISSIMA
Via Don Federico Tosatto n° 147 30174 Venezia VE
tel. 041/9657111 - P.E.C.: protocollo.aulss3@pecveneto.it

Direzione Servizi Tecnici e Patrimoniali
Distretto Mirano Dolo

PROGETTO ESECUTIVO

Progettazione esecutiva di n° 6 sale operatorie al 3° piano Blocco Est
OD 03D Ospedale di Dolo (VE)
CUP J42C21000010002 - CIG B34E9CFC7C

VISTO: IL DIRETTORE GENERALE:
DOTT. EDGARDO CONTATO

VISTO: IL DIRETTORE SANITARIO:
DOTT. GIOVANNI CARRETTA

RESPONSABILE UNICO PROG:
ING. PETER FRANCIS CASAGRANDE

PROGETTAZIONE ESECUTIVA:

PRISMA ENGINEERING s.r.l.
via XI Febbraio, n° 2/a
35020 Villatore di Saonara (PD)
tel. +39 049 8798500
www.prismaengineering.it

PROGETTISTA:
Ing. Luciano Viero

COORDINATORE PER LA SICUREZZA IN FASE DI PROGETTAZIONE:
Ing. Luciano Viero

COLLABORATORI:

PROGETTAZIONE ARCH. E OPERE EDIL:
Ing. Lucrezia Carraro

PROGETTAZIONE IMPIANTI ELETTRICI E SPECIALI:
Ing. Daniela Scarpa

PROGETTAZIONE IMPIANTI MECCANICI:
Ing. Andrea Toniolo

PROGETTAZIONE PREVENZIONE INCENDI:
Ing. Paola Trevisani

DATA PRIMA REVISIONE:
29/11/2024

CODICE ELABORATO:
07324_E_ARC_EG_PI_P3_009_01

SCALA:
1:100

REV. 0

29/11/2024

PRIMA EMISSIONE

RED. A.P.

CON. L.C.

APP. L.V.

REV. 1

21/02/2025

AGGIORNAMENTO

RED. A.P.

CON. L.C.

APP. L.V.

OGGETTO:
Demolizioni - Pianta Piano Terzo