



Comparativa - Sezione A-A
scala: 1 : 100

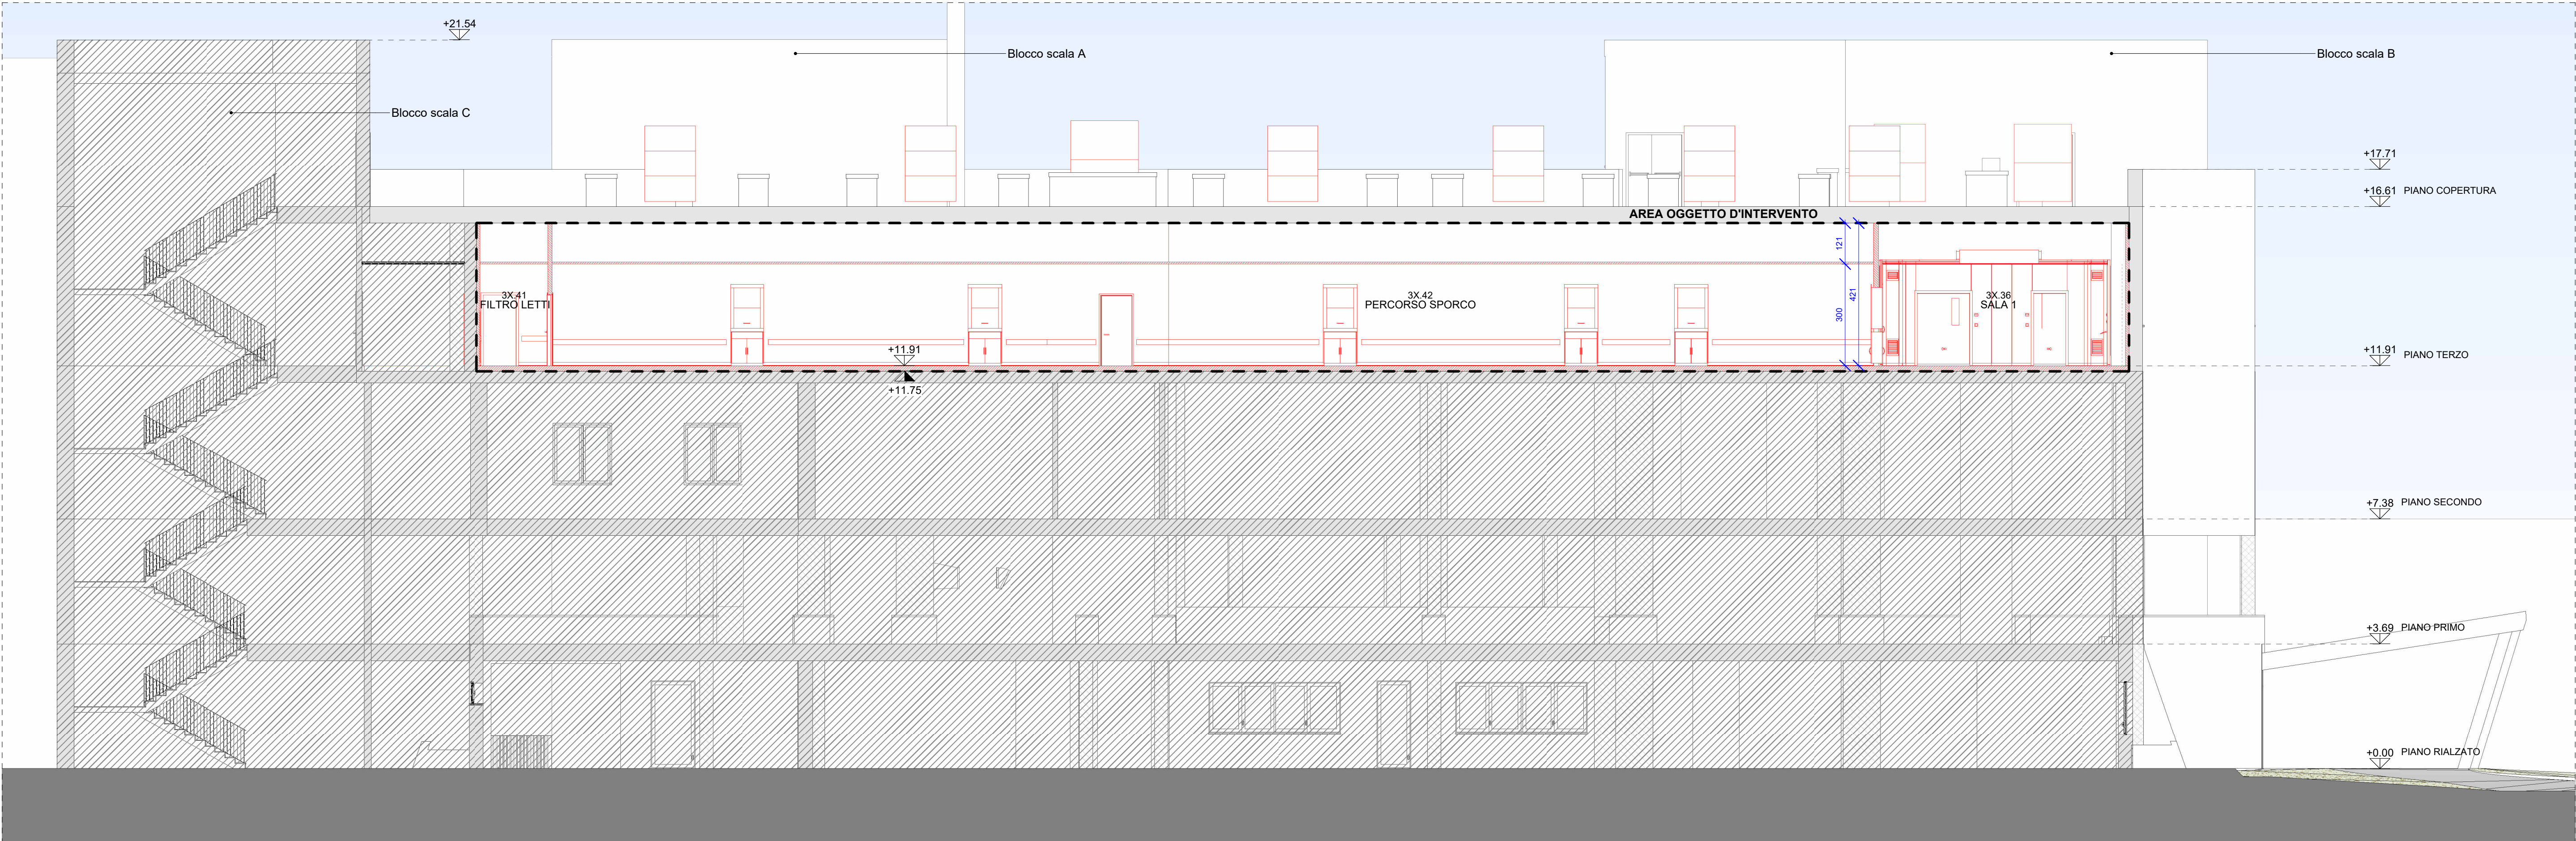

Comparativa - Sezione B-B
scala: 1 : 100

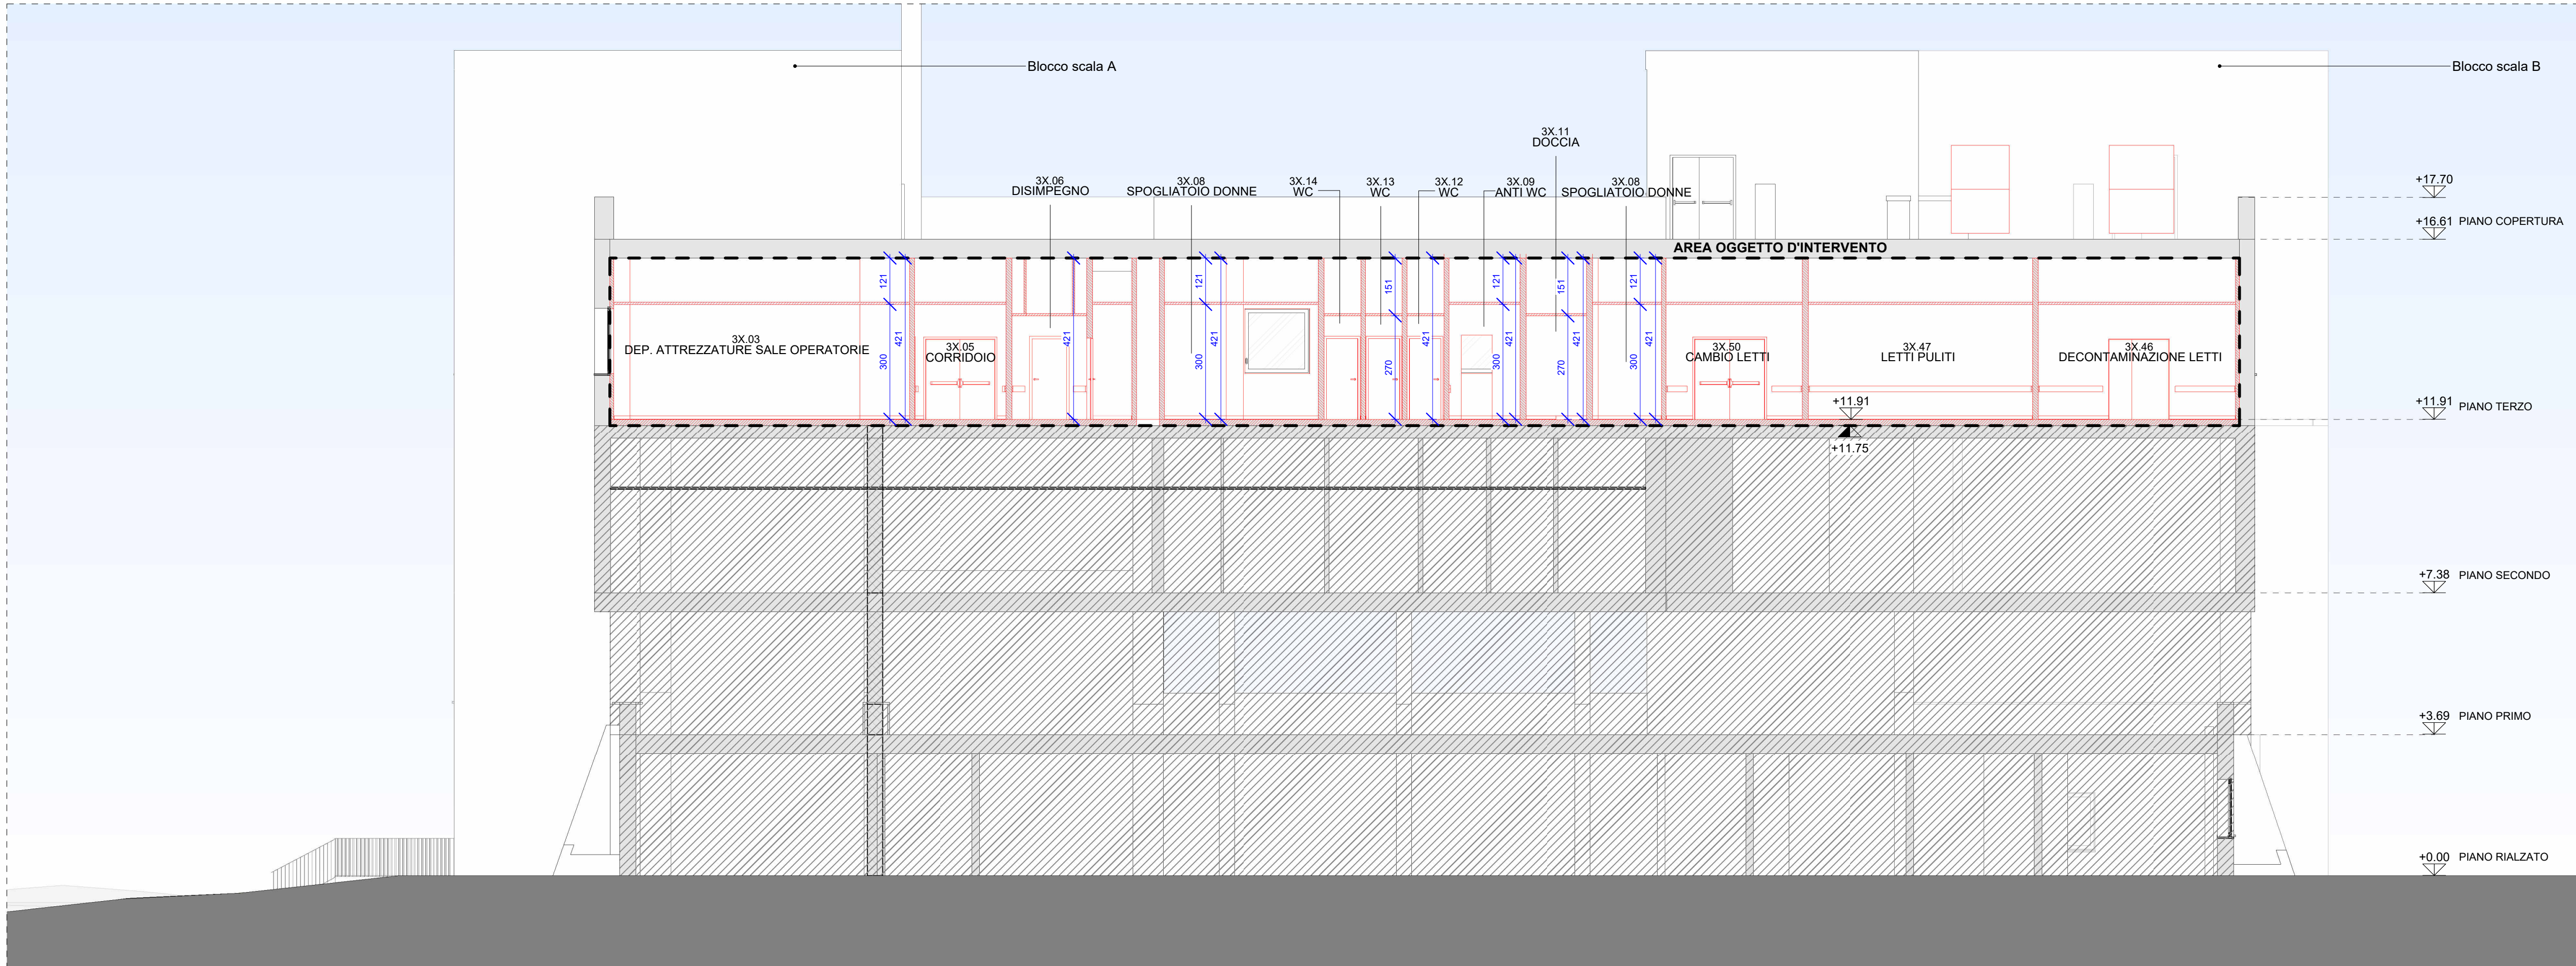

Comparativa - Sezione E-E
scala: 1 : 100

Per ulteriori specifiche e dettagli si faccia riferimento agli elaborati:

- TAV. 07324_E_ARC_EG_PL_P3_002_01
Stato legittimato - Pianta piano terzo - Quadrante A
- TAV. 07324_E_ARC_EG_PL_P3_003_01
Stato legittimato - Pianta piano terzo - Quadrante B
- TAV. 07324_E_ARC_EG_PL_P3_005_01
Progetto - Pianta piano terzo - Quadrante A
- TAV. 07324_E_ARC_EG_PL_P3_006_01
Progetto - Pianta piano terzo - Quadrante B

NOTA:

- Valido solo per Piano Terzo area operatoria

LEGENDA

COSTRUZIONI

DEMOLIZIONI

COSTRUZIONI

DEMOLIZIONI

LEGENDA DEI SIMBOLI GRAFICI

ZONA NON OGGETTO D'INTERVENTO

ZONA OGGETTO D'INTERVENTO

Quote altimetriche di progetto finito architettonico

Quote altimetriche di progetto finito architettonico

Quote altimetriche di progetto rustico / finito strutturale

Quote altimetriche in sezione di progetto rustico / finito strutturale

KEYPLAN

REGIONE DEL VENETO

SERENISSIMA

Servizio Sanitario Nazionale - Regione del Veneto
AZIENDA ULSS N° 3 SERENISSIMA
Via Don Federico Tosatto n° 147 30174 Venezia VE
tel. 041/9657111 - P.E.C.:protocollo.aulss3@pecveneto.it

Direzione Servizi Tecnici e Patrimoniali
Distretto Mirano Dolo

PROGETTO ESECUTIVO

Progettazione esecutiva di n° 6 sale operatorie al 3° piano Blocco Est
OD 03D Ospedale di Dolo (VE)
CUP J42C21000010002 - CIG B34E9CFC7C

VISTO: IL DIRETTORE GENERALE:
DOTT. EDGARDO CONTATO

VISTO: IL DIRETTORE SANITARIO:
DOTT. GIOVANNI CARRETTA

RESPONSABILE UNICO PROG:
ING. PETER FRANCIS CASAGRANDE

PROGETTAZIONE ESECUTIVA:

PRISMA ENGINEERING s.r.l.
via XI Febbraio, n° 2/a
38020 Villorba di Sarnonza (PD)
tel. +39 049 8789500
www.prismaengineering.it

PROGETTISTA:
Ing. Luciano Viero

COORDINATORE PER LA SICUREZZA IN FASE DI PROGETTAZIONE:
Ing. Luciano Viero

COLLABORATORI:
PROGETTAZIONE ARCH. E OPERE EDILI:
Ing. Loredana Carraro

PROGETTAZIONE IMPIANTI ELETTRICI E SPECIALI:
Ing. Daniela Scarpa

PROGETTAZIONE IMPIANTI MECCANICI:
Ing. Andrea Toniolo

PROGETTAZIONE PREVENZIONE INCENDI:
Ing. Paola Trevisani

DATA PRIMA REVISIONE:
29/11/2024

CODICE ELABORATO:
07324_E_ARC_EG_SZ_EL_003_01

SCALA:
1:500

REV. 0

DATA: 29/11/2024

NOTE DI REVISIONE:
PRIMA EMISSIONE

REV. 01

DATA: 21/02/2025

NOTE DI REVISIONE:
AGGIORNAMENTO

REV. 01

OGGETTO: Comparativa - Sezioni

REV.	DATA:	NOTE DI REVISIONE:	REV.	CON.	APP.
0	29/11/2024	PRIMA EMISSIONE	A.P.	L.C.	L.V.
1	21/02/2025	AGGIORNAMENTO	A.P.	L.C.	L.V.